

会 签	COORDINATION
给排水:	PLUMB./MECH.
电气:	ELEC.
暖通:	HEAT/STAIR



广东省建筑设计院有限公司  
GUANGDONG PROVINCE CONSTRUCTION DESIGN INSTITUTE CO., LTD.

建筑行业（建筑工程）甲级  
证书编号：A144018561

\*版权所有，不得复制、套用或公开。  
\*本图未经相关部门批准及施工图审查通过，不得用于施工。

注册师签章  
REGISTERED ENGINEER SIGNATURE

单位出图章  
COMPANY SEAL

修改记录 REVISION REMARK  
(如无特殊说明，历史版本均作废)

版次 EDITION NO.	日期 DATE	修改原因 REVISION REASON

设计签署 DESIGN SIGNATURE

审定 EXAMINED	万雄斌	<i>Wan Xiongbin</i>
审核 CHECK	颜欣然	<i>Yan Xinran</i>
项目总负责人 PROJECT DIRECTOR	颜欣然	<i>Yan Xinran</i>
专业负责人 CHIEF.ENG.	颜欣然	<i>Yan Xinran</i>
校对 PROOF	冯晖敏	<i>Feng Huimin</i>
设计 DESIGN	周然	<i>Zhou Ran</i>

建设单位:  
CLIENT 广东省人民医院

工程名称:  
PROJECT 广湾18商务港16层装修改造


子项-单体名称:  
SUBPROJECT-UNIT

图纸名称:  
DWG.TITLE 十六层实验室平面布置图

设计号:  
CONTRACT NO. 设计阶段:  
PHASE 方案

专业:  
SPECIALTY 室内设计 图号:  
DWG.NO. P-01

日期:  
DATE 2020.06.18 版次:  
EDITION NO. V1.0

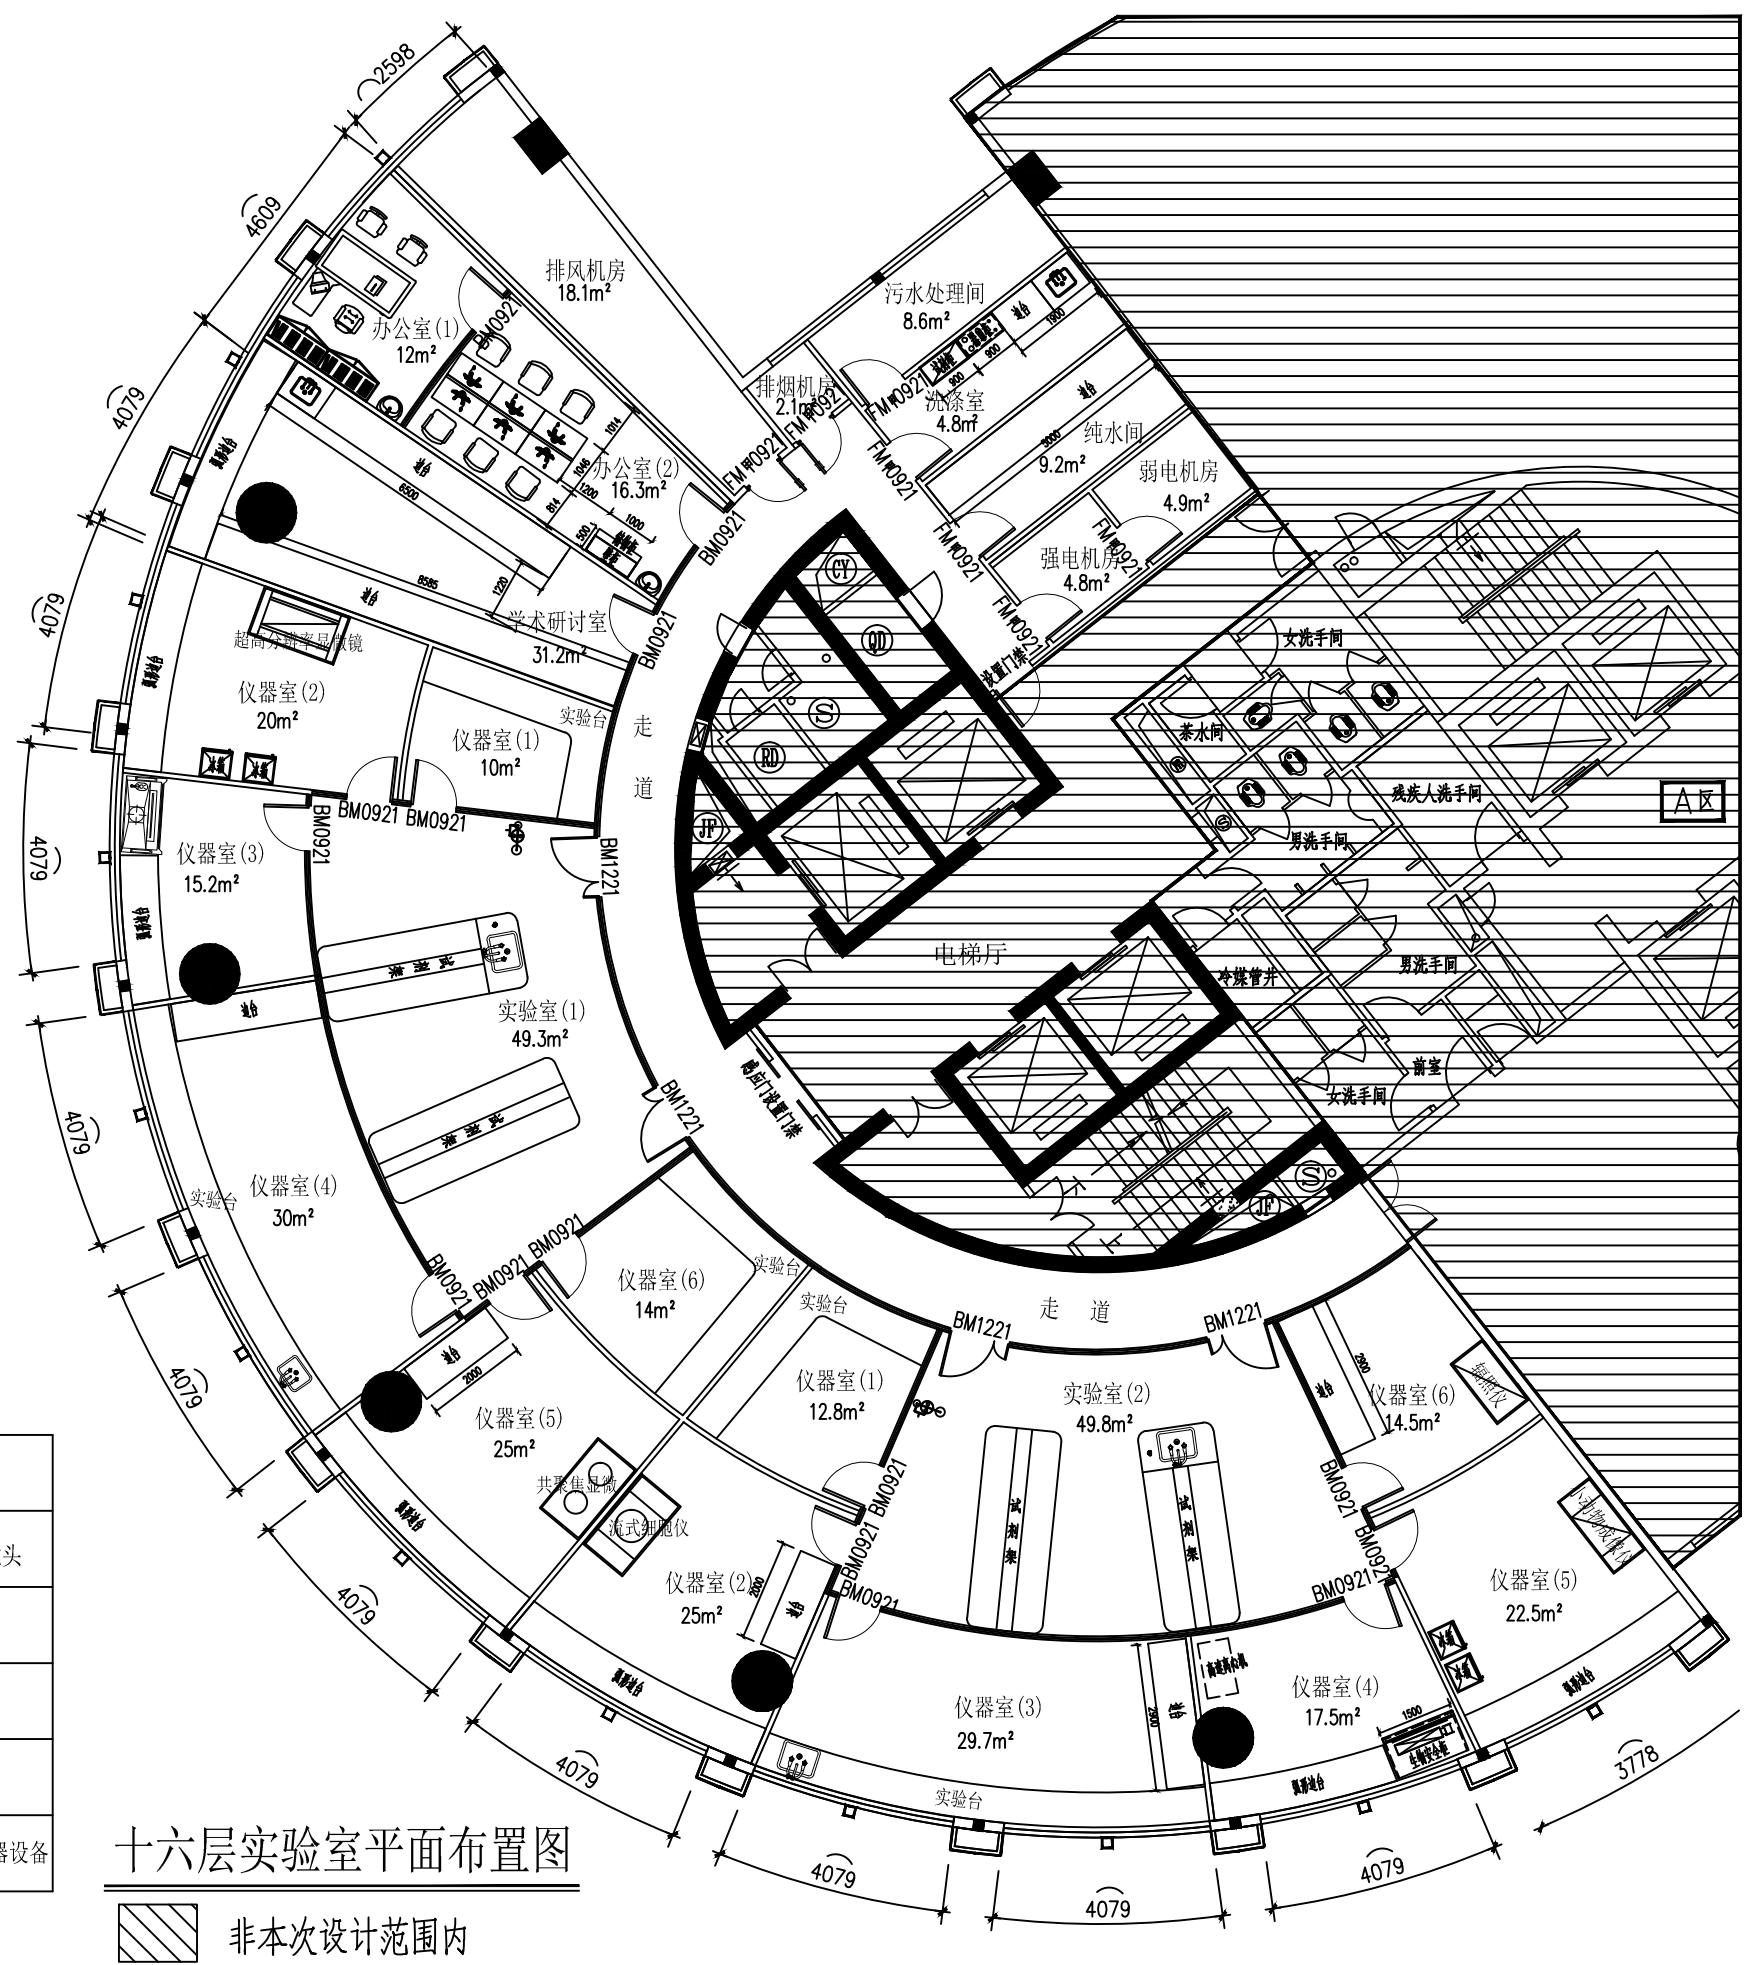

图例

	通风柜		定制实验室台面
	辐照仪		PP水盆+三口水龙头
	小动物成像仪		污洗池
	流式细胞仪		冰箱
	共聚焦显微镜		资料柜
	共聚焦显微镜		紧急喷淋和洗眼器设备

十六层实验室平面布置图

非本次设计范围内